

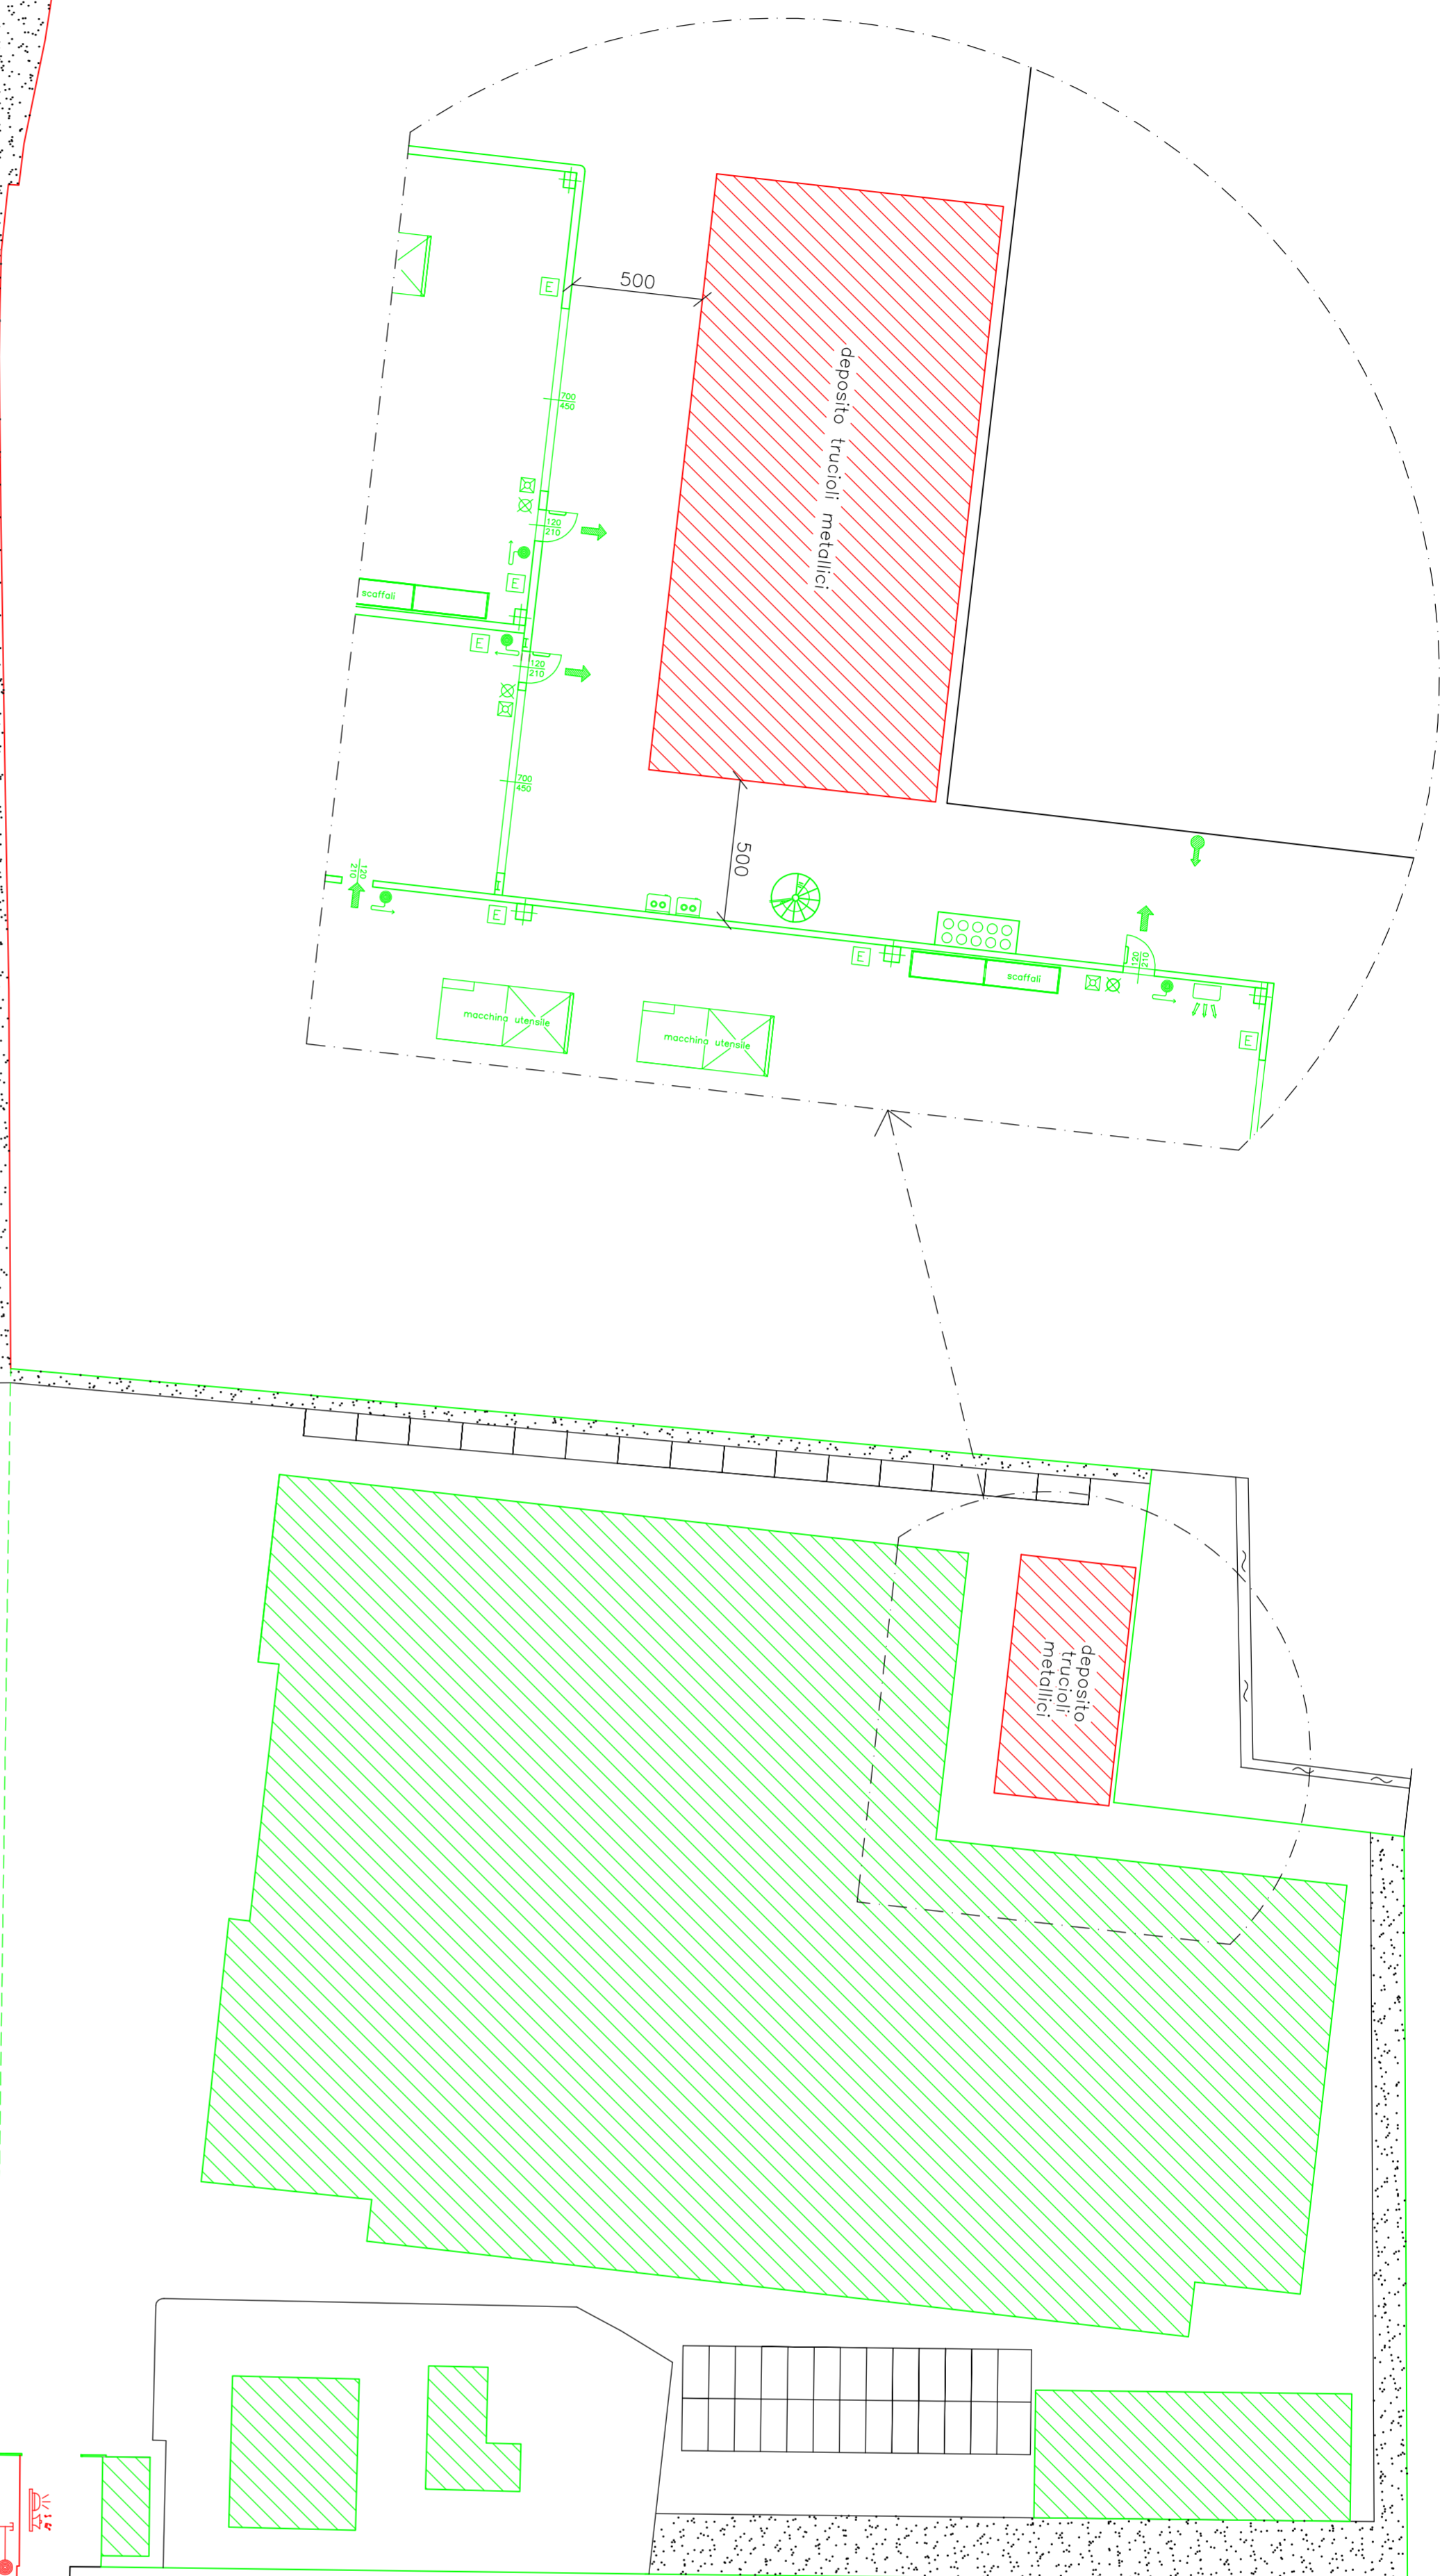



Particolare (scala 1:200)

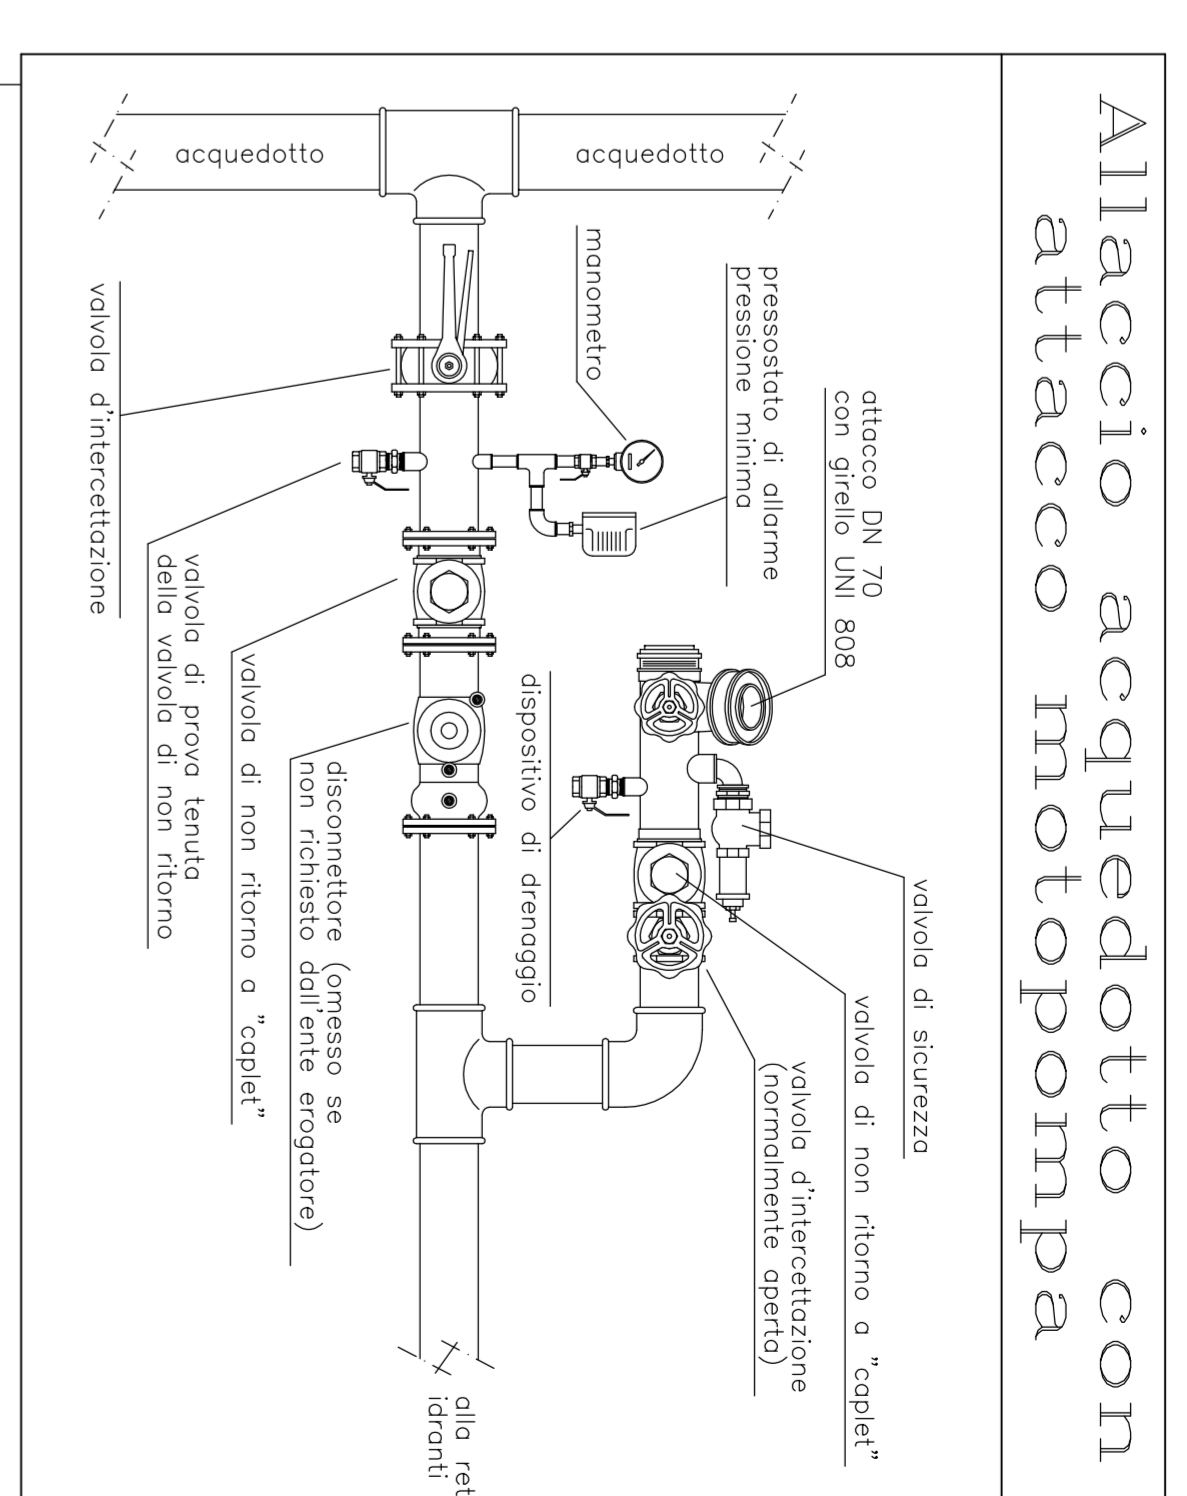

Planimetria generale (scala 1:500)

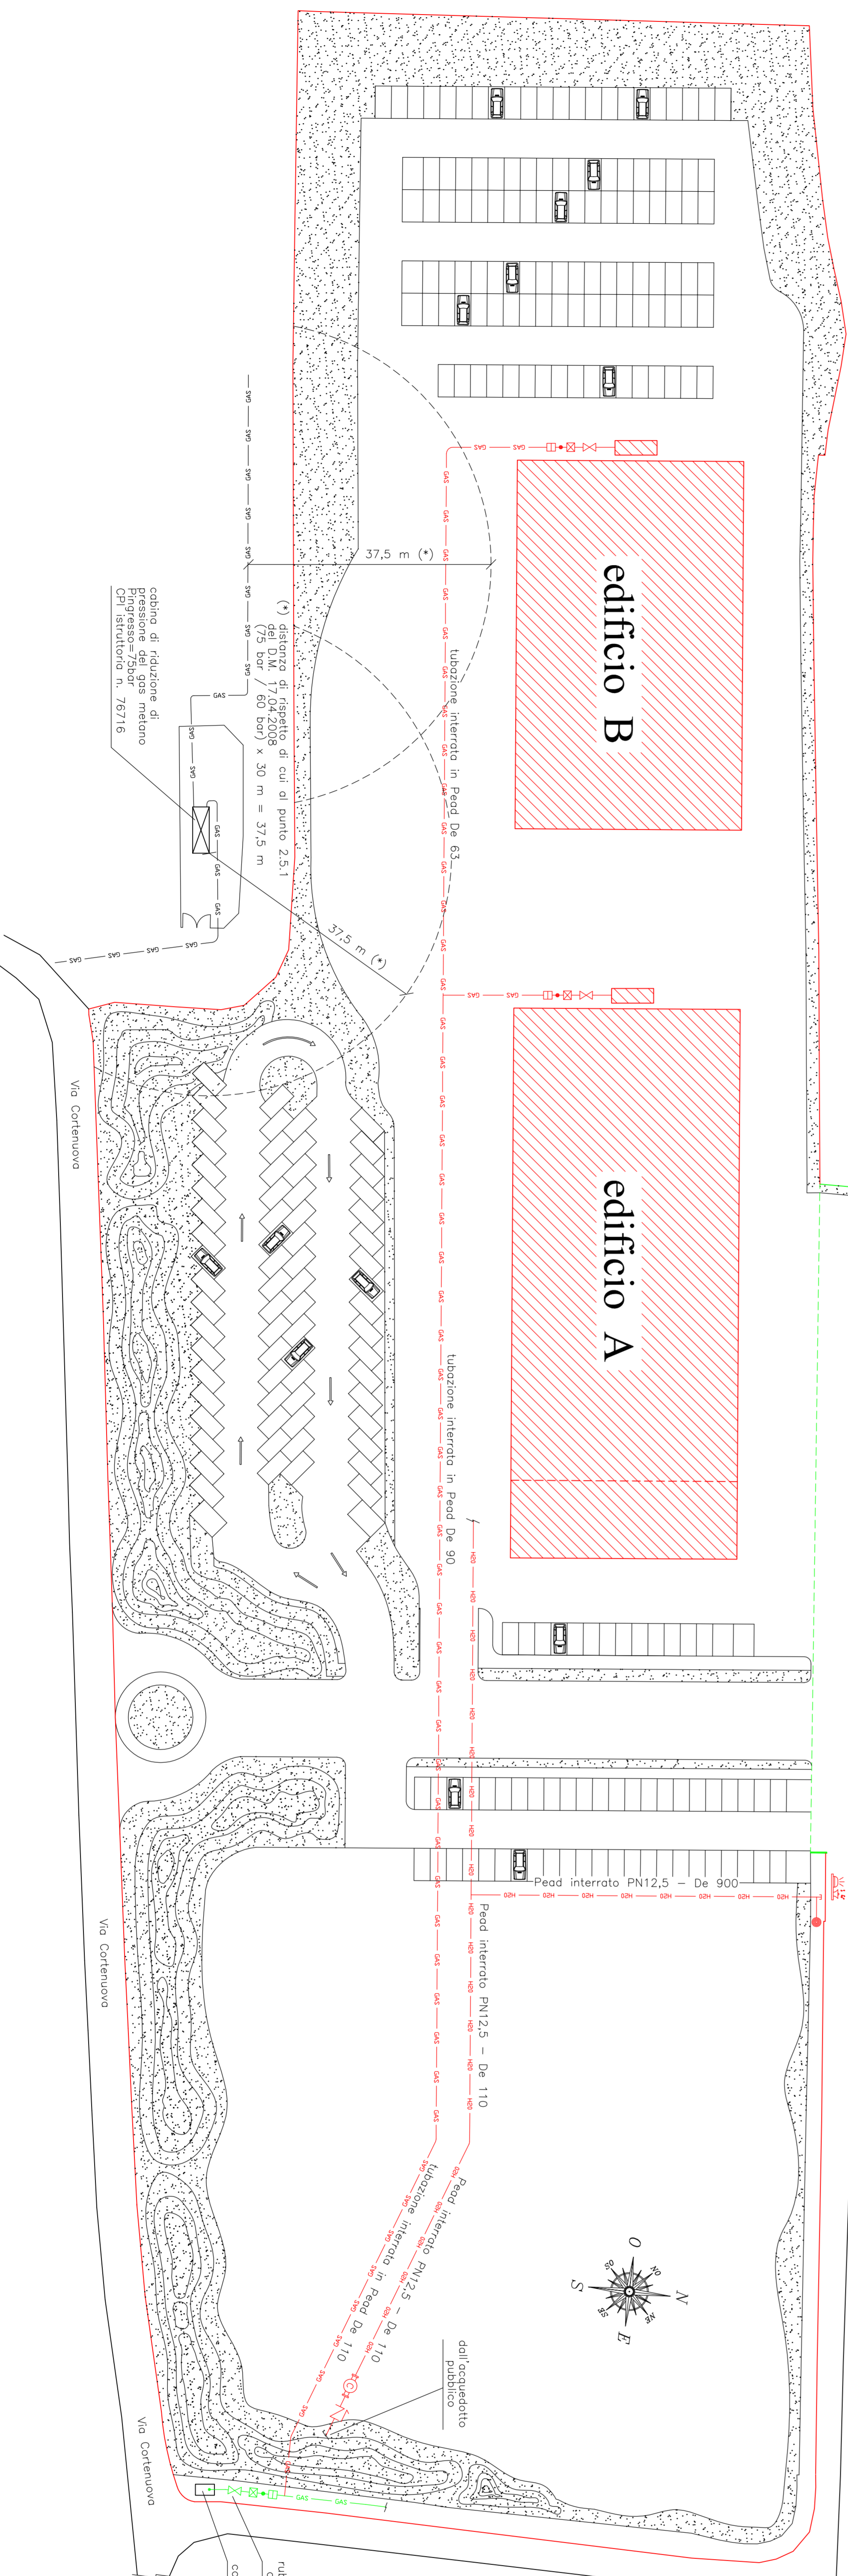

sezione tipo di scavo per posa  
tubazione gas e antincendio

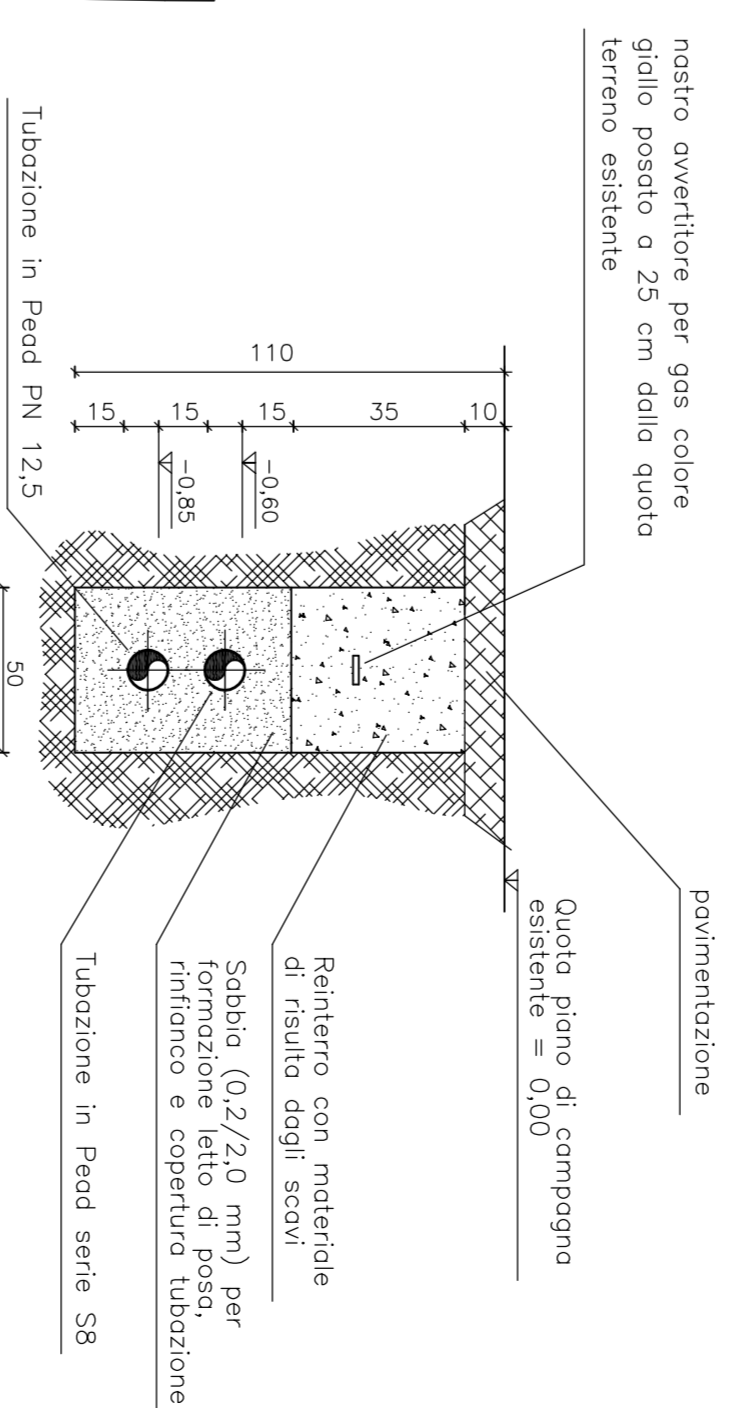

LEGENDA	
—	Linea del gas metano
⊗	Valvola intercettazione a sfera
⊠	Giunto elettrico
⊞	Giunto di transizione polietilene-metallo
—	Linea idrico-ottimiccio
●	attacco autogonna singolo DN 70
—	Segnale di allarme ottico-acustico per minimo pressione acquedotto

LEGENDA COLORI	
Verde	Vista
Giallo	Attrezzatura esistente (S 1,2 e 74,3 C) post. 12/14/9
Rosso	Ampliamento

**Dot. Ing. Mauro Cogi**

Via S. Martino della Battaglia, 20/7  
Tel. e Fax 020/72689  
Cell. 329.5439643  
email: mauro.cogi@inpx.it

Committee:  
Inox Mec S.r.l.

TAV.

Description:  
Esame progetto att. 54.1.B secondo D.P.R. 01.08.2011 n. 151

1

Località:  
Via Cortenuovo, s.n. – Civitate di P. (BG)

Scale:  
varie

Archivio  
14QM065