



Edificio A Pianta piano terra (scala 1:100)

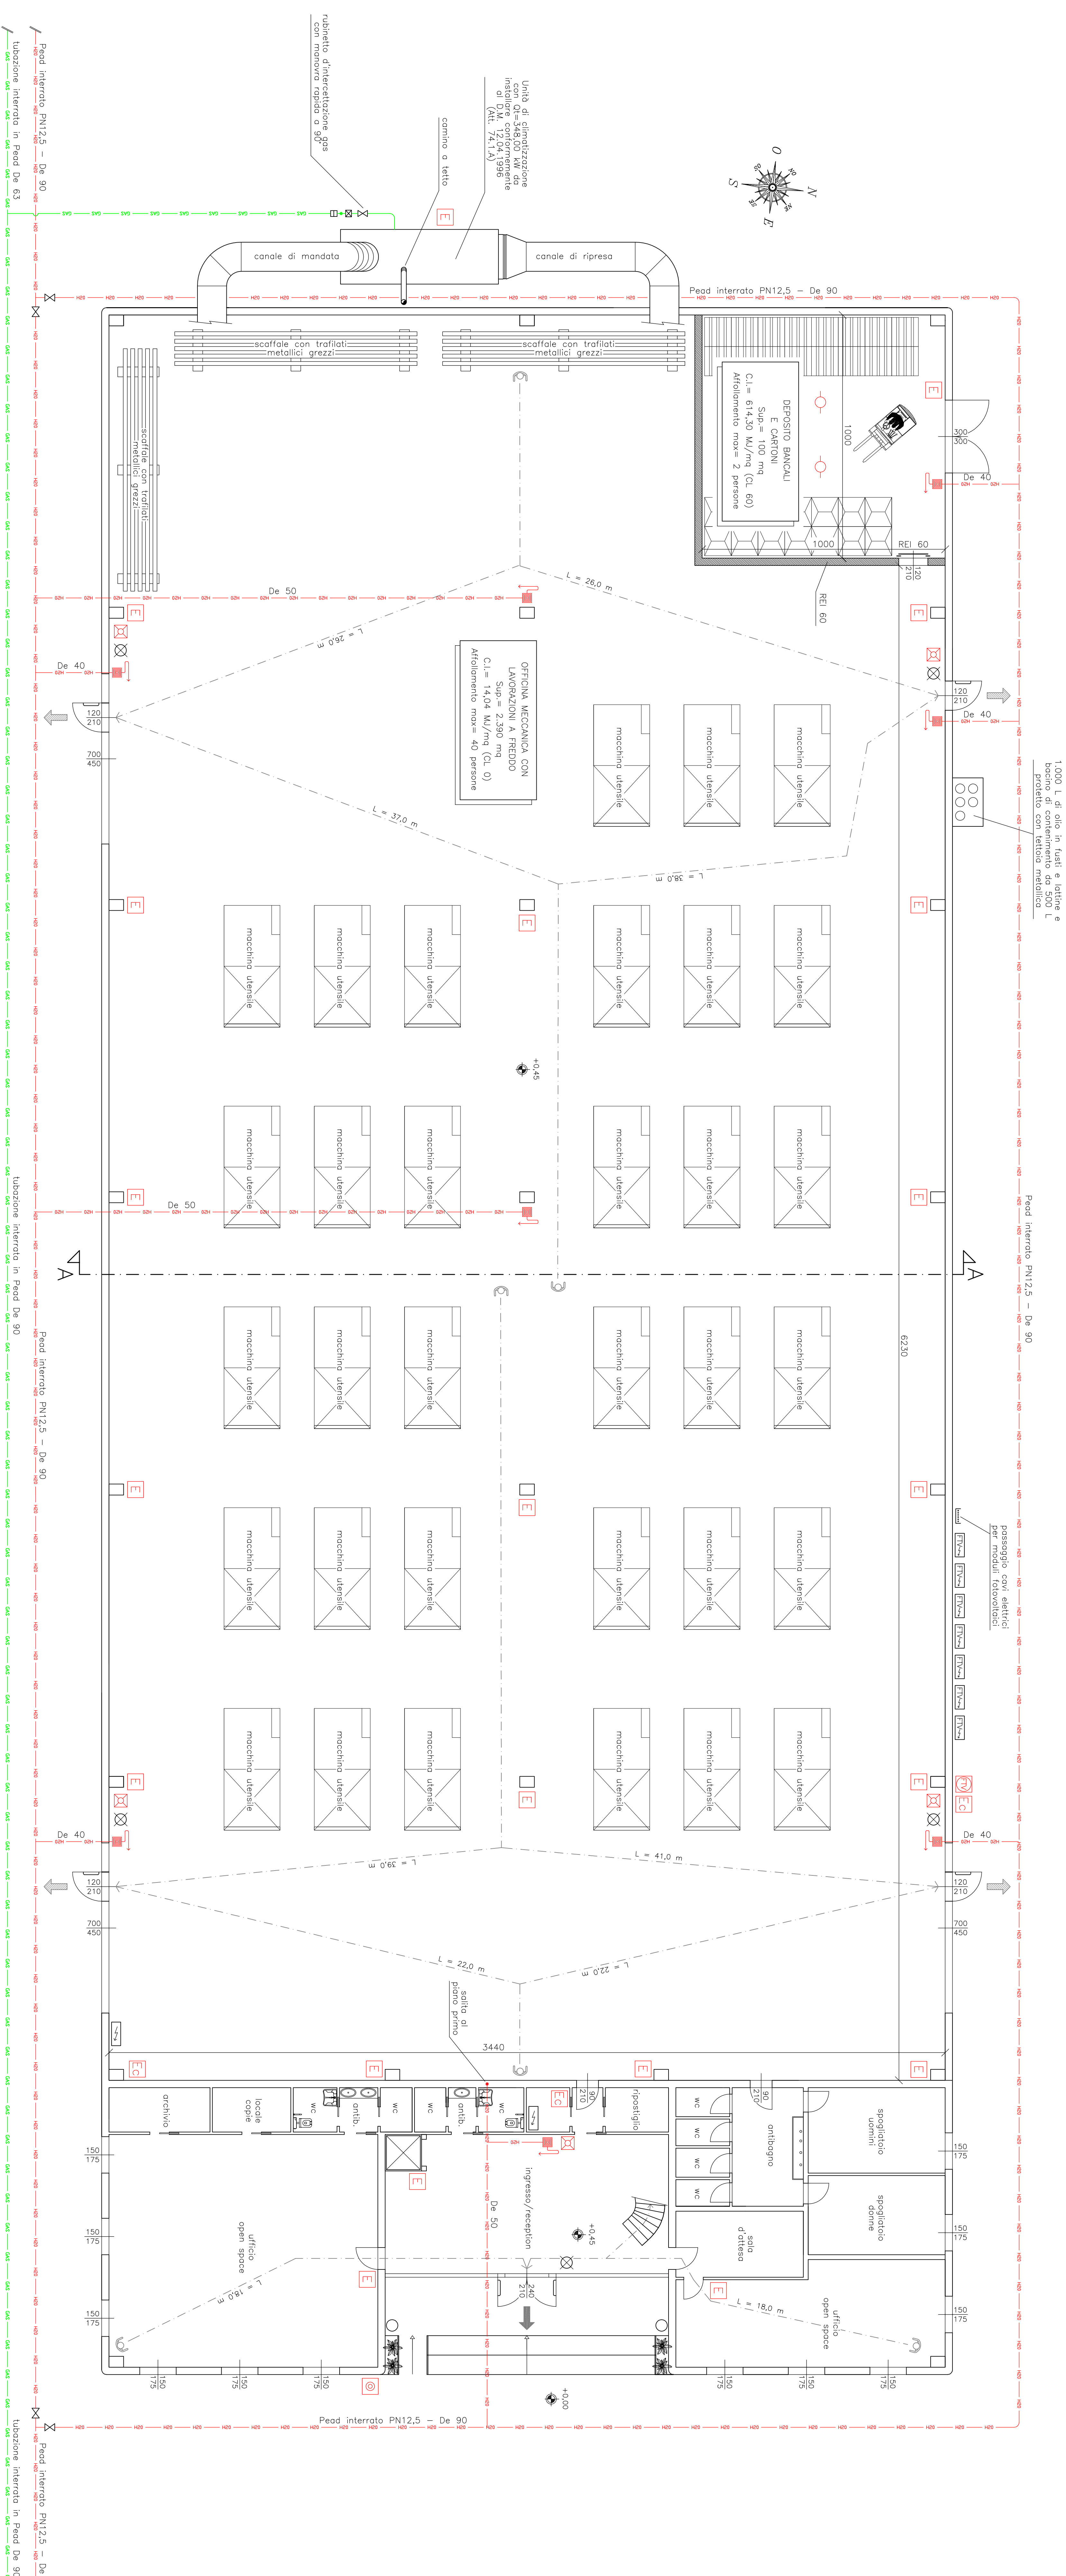

Edificio A Pianta piano primo (scala 1:100)

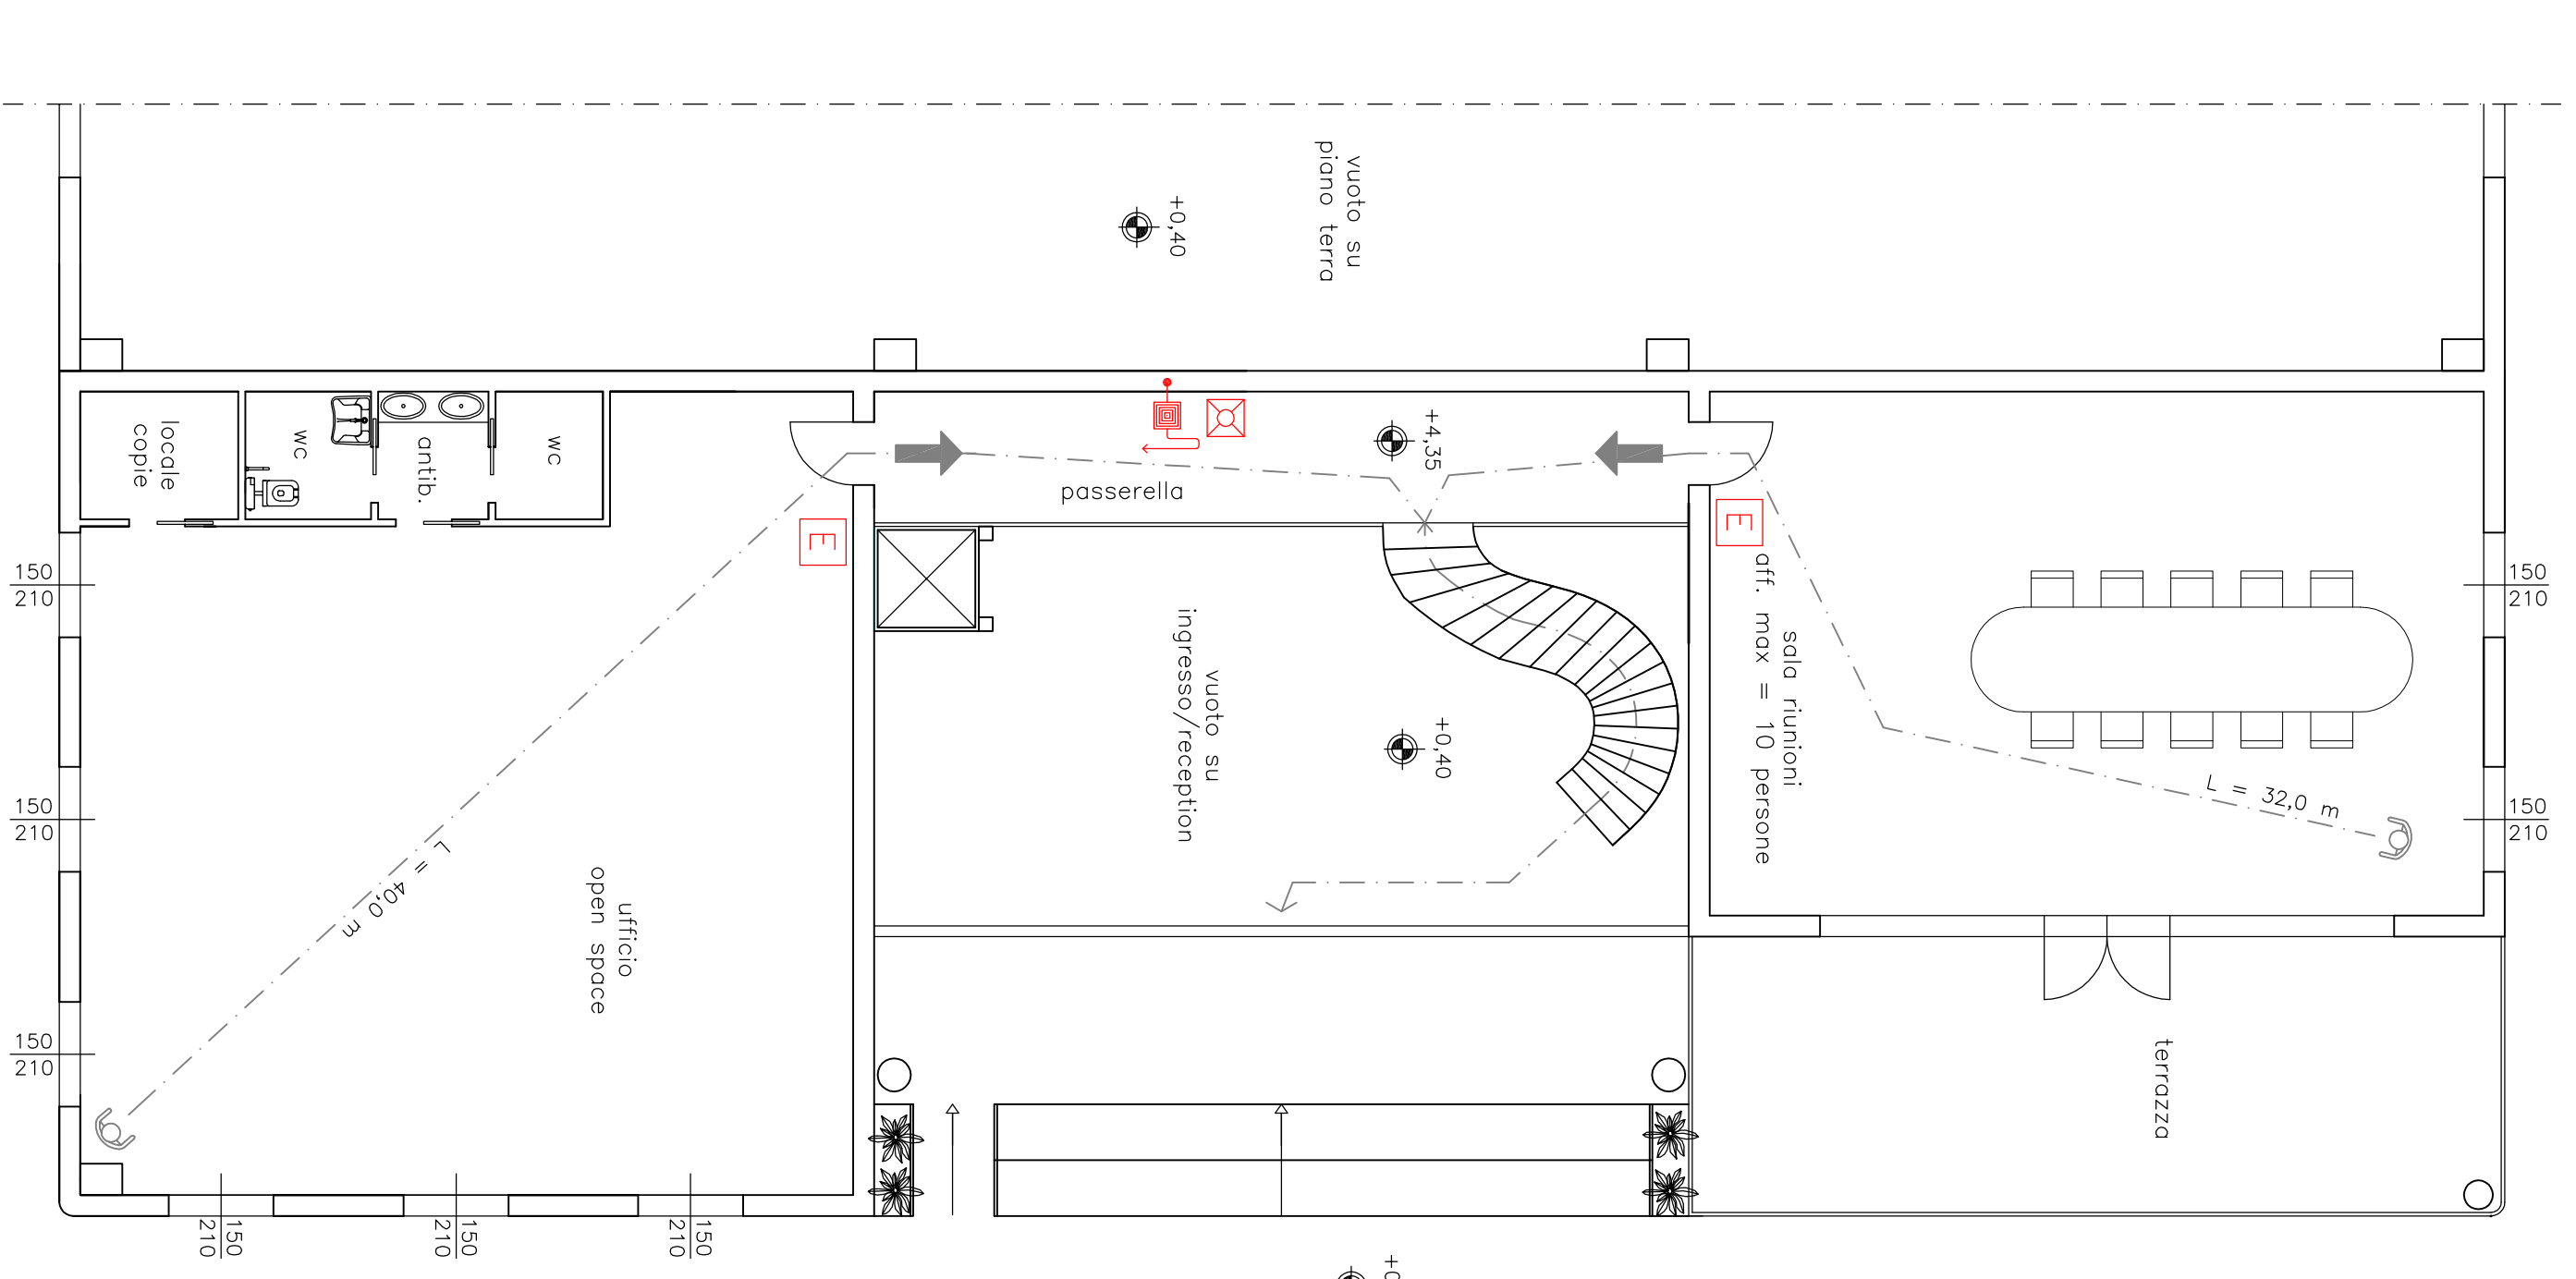

LEGENDA	
	Linea del gas metano
	Violaio interruzione a sfere
	Giunto elettrico
	Giunto di tronzione polietilene-metallo
	Linea idrica antiscandalo
	Nastro orientabile FR consetti con lubrificazione semigrasso 20-20 m
	Violaio interruzione a sfere
	Violaio interruzione a sfere
	Quadro elettrico generatore
	Impeller o servizio dell'impianto fotovoltaico
	Pulsante di allarme incendio
	Pulsante di sgancio elettrico di emergenza
	Pulsante di sgancio elettrico di emergenza per impianto RTV
	Rivettore di fumo
	Percorso che produce in luogo sicuro
	Uscita di sicurezza orizzontale
	Uscita di sicurezza verso il basso
	Panta con inquadramento antipannico
	Segnale luminoso "USCITA DI SICUREZZA"
	Estintore a polvere con capacità estinguente 34A-144BC
	Estintore di CO2

Dott. Ing. Mauro Cogi
 nox Mecc S.r.l.
 Via S. Martino, sede Battaglia, 20/3
 Tel. e fax 020.722699
 Cell. 328.5430643
 email: maurocogi@noxmec.it

Committente:
 nox Mecc S.r.l.
 Descrizione:
 Esame progetto art. 54, l.8 seconda D.P.R. 01.08.2011 n. 151
 Località:
 Scalo Doto
 Via Cortemuro, s.n. - Cividale al P. (BG) 1:100
 dicembre 2014

Archivio
 140M05

TAV.
 2